

LEGENDA:

- ZAKRES OPRACOWANIA


Zakres opracowania na obiekcie OB.8.2 obejmuje:

I. Demontaž instalacji i urządzeń

1. Pompy ścieków dowozonych (przeprzompnia ścieków dowozonych) – 1 szt.
 2. Zawór zwrótny dn 100mm – 2 szt.
 3. Zawór odcinający dn 100mm - 4 szt.
 4. Zawór odcinający dn 150mm - 1 szt.
- III. Wykranie prac remontowych polegających na:**
5. Wyminanie uruciaju ścieków dowozonych dn 150mm z rur ze stali nierdzewnej (pomiędzy obiektm OB.OB.1 a OB.8.2)

WYTYCZNE I UWAGI:

1. Instalację wykonać ze stali nierdzewnej OH18N9.
2. Uszczelki do połączeń kołnierzowych powinny być wykonane z kauczuku etylenowo-propylenowego -IRHD 66-75 wg ISO46333.
3. Urządzenia mocować do fundamentu zgodnie z wytycznymi producenta.
4. W przypadku kolizji z istniejącym uzbrojeniem podziemnym dopuszcza się zmianę trasy przewodów przy zachowaniu wymagań technologicznych/stawianych instalacji.
5. Instalację wewnętrzne nalytkowe międzyurządzeniami wykonać na montażu po ich usytuowaniu.
6. Rurowości technologiczne mocować za pośrednictwem podpór, wsporników i obejm sposb ustalić w fazie montażu.
7. Zestawienie pozycji i materiałów podano w specyfikacji ujętej w części opisowej projektu.

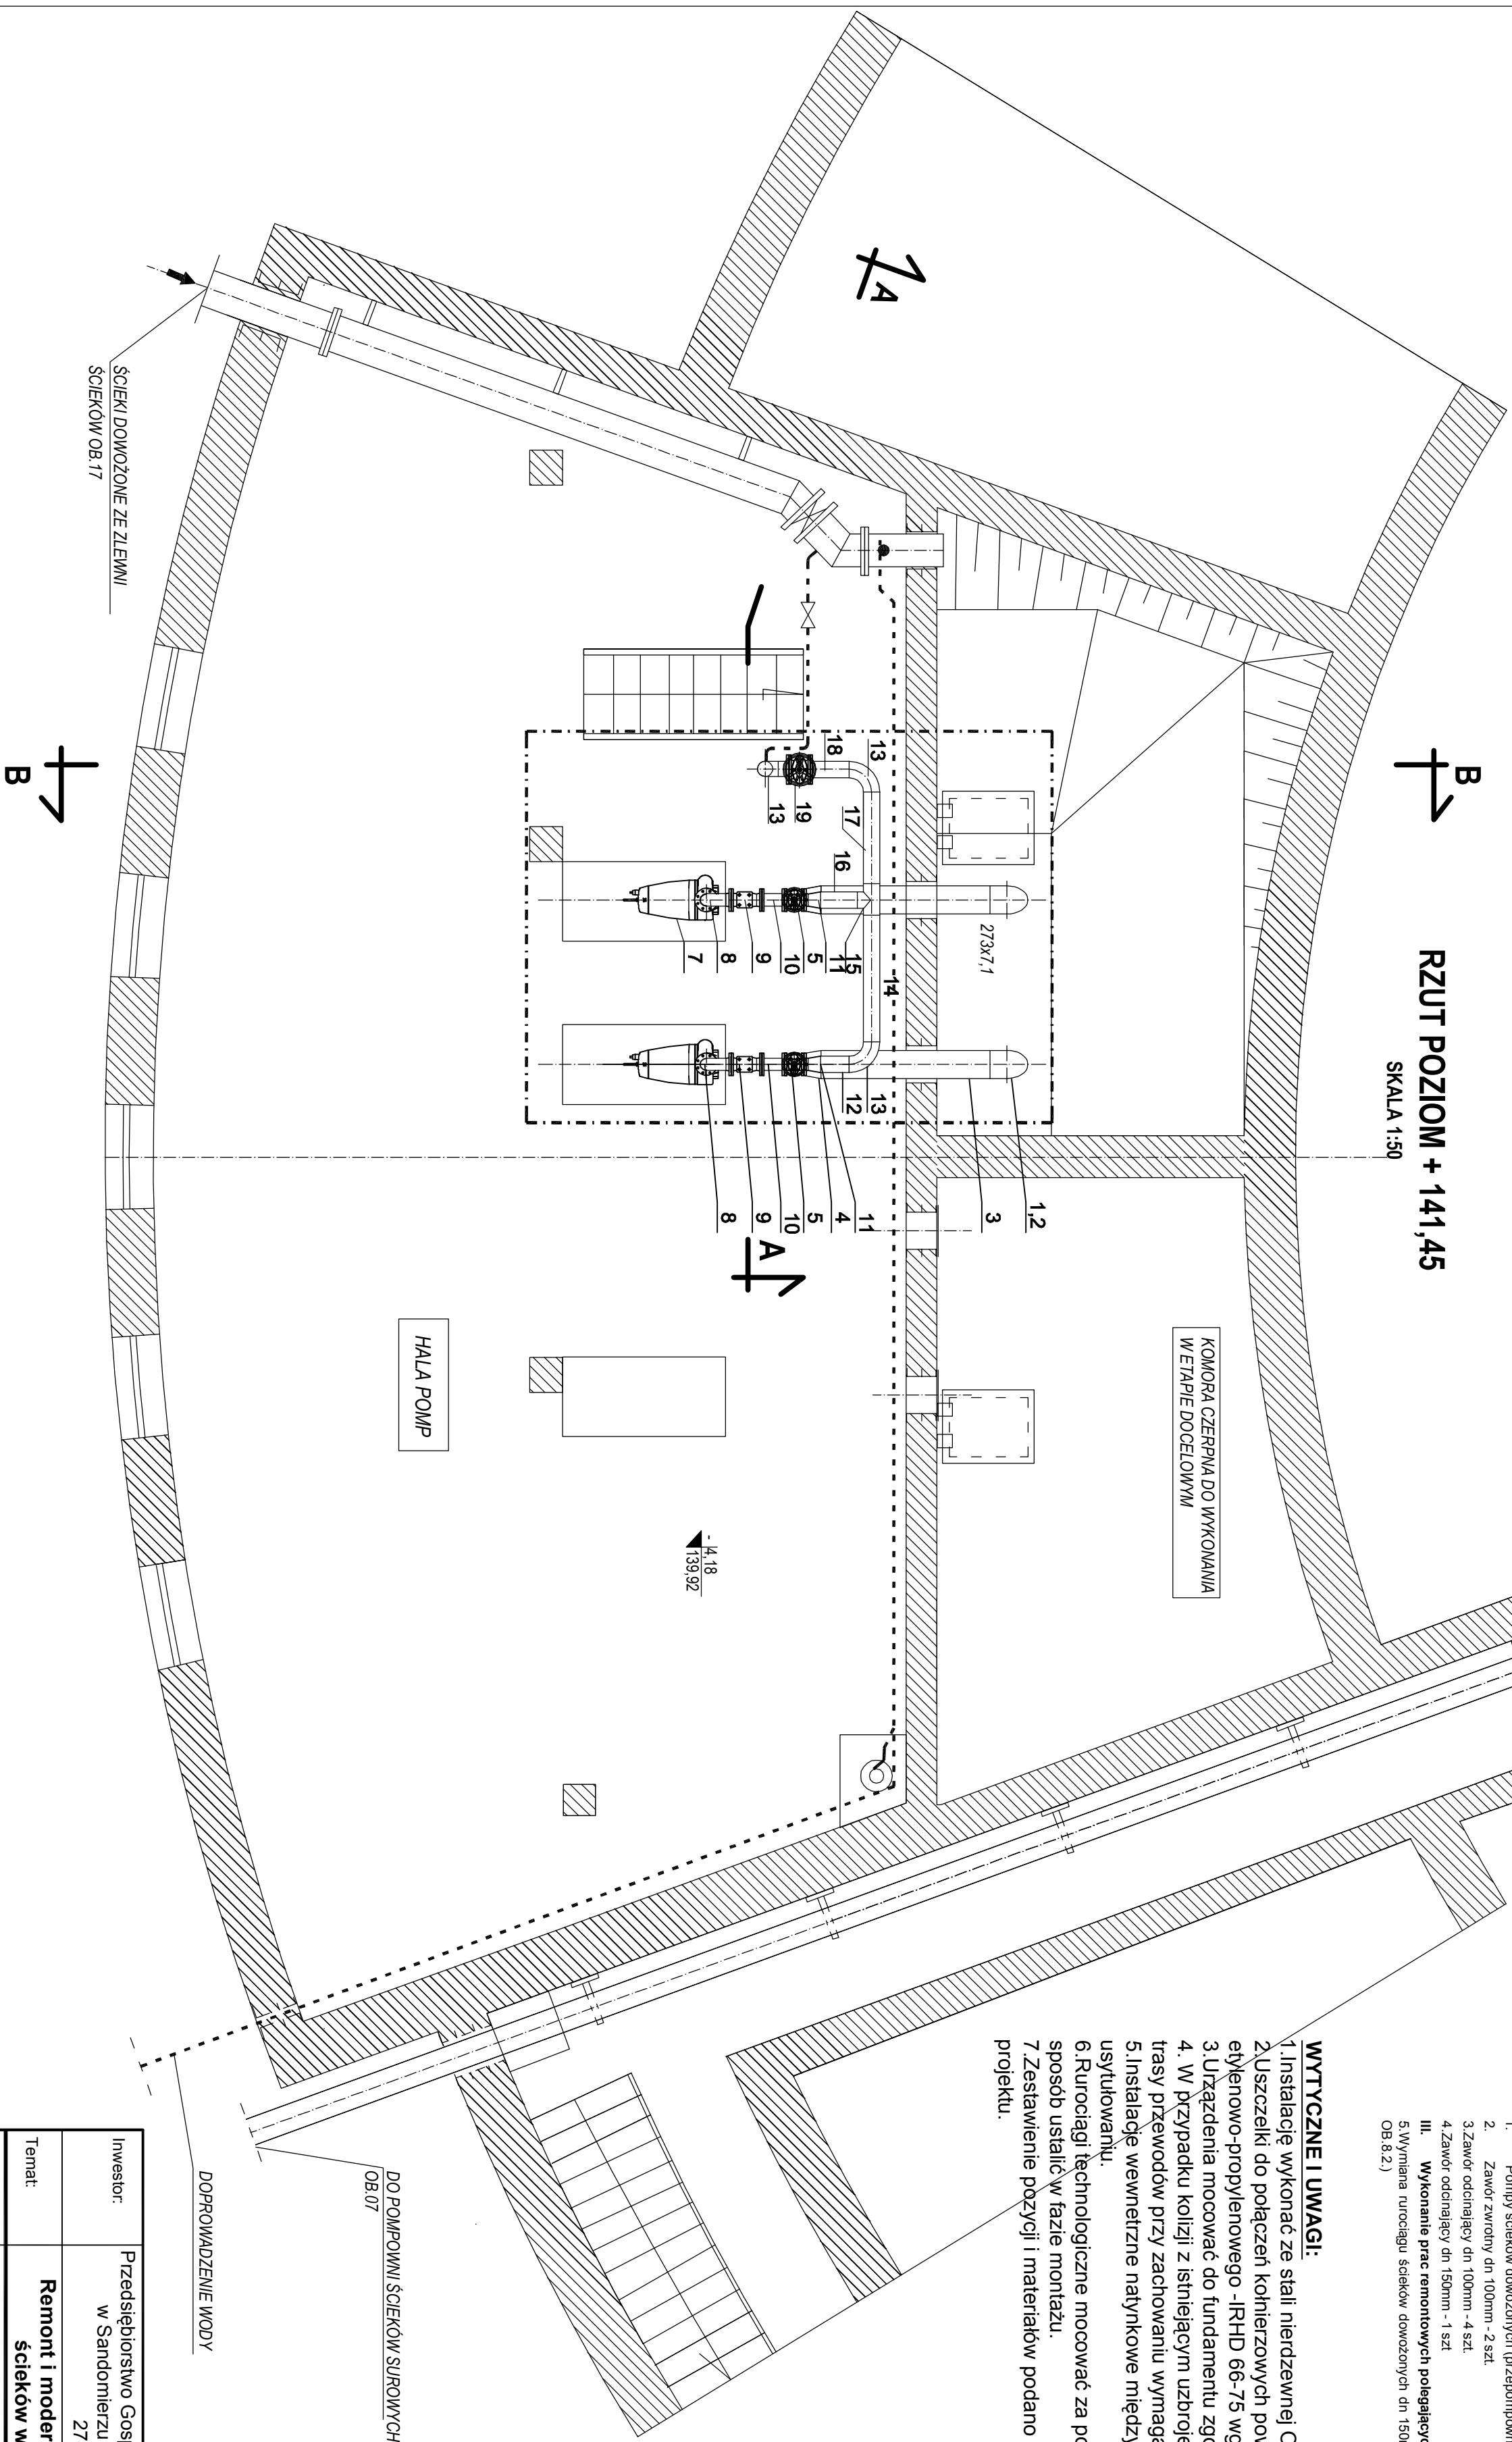

Investor:	Przedsiębiorstwo Gospodarki Komunalnej i Mieszkaniowej w Sandomierzu Sp. z o. ul. Przemysłowa 12 27-600 Sandomierz			Nr Rys.
Temat:	Remont i modernizacja miejskiej oczyszczalni ścieków w Sandomierzu"- ETAP II			T8-2-02
Nazwa rys.:	RZUT POZIOMU 141,45m npm			
Obiekt:	Faza: Projekt budowlany	Data: 01.2014	Skala: 1:50	
Branża:	Funkcja	Imię i nazwisko:	Nr upr:	Podpis:
sanitarna	Projektant	mgr inż. Adam Szwed	PDK/0063/P-OOS/06	