


PRZEKRÓJ B-B
SKALA 1:50

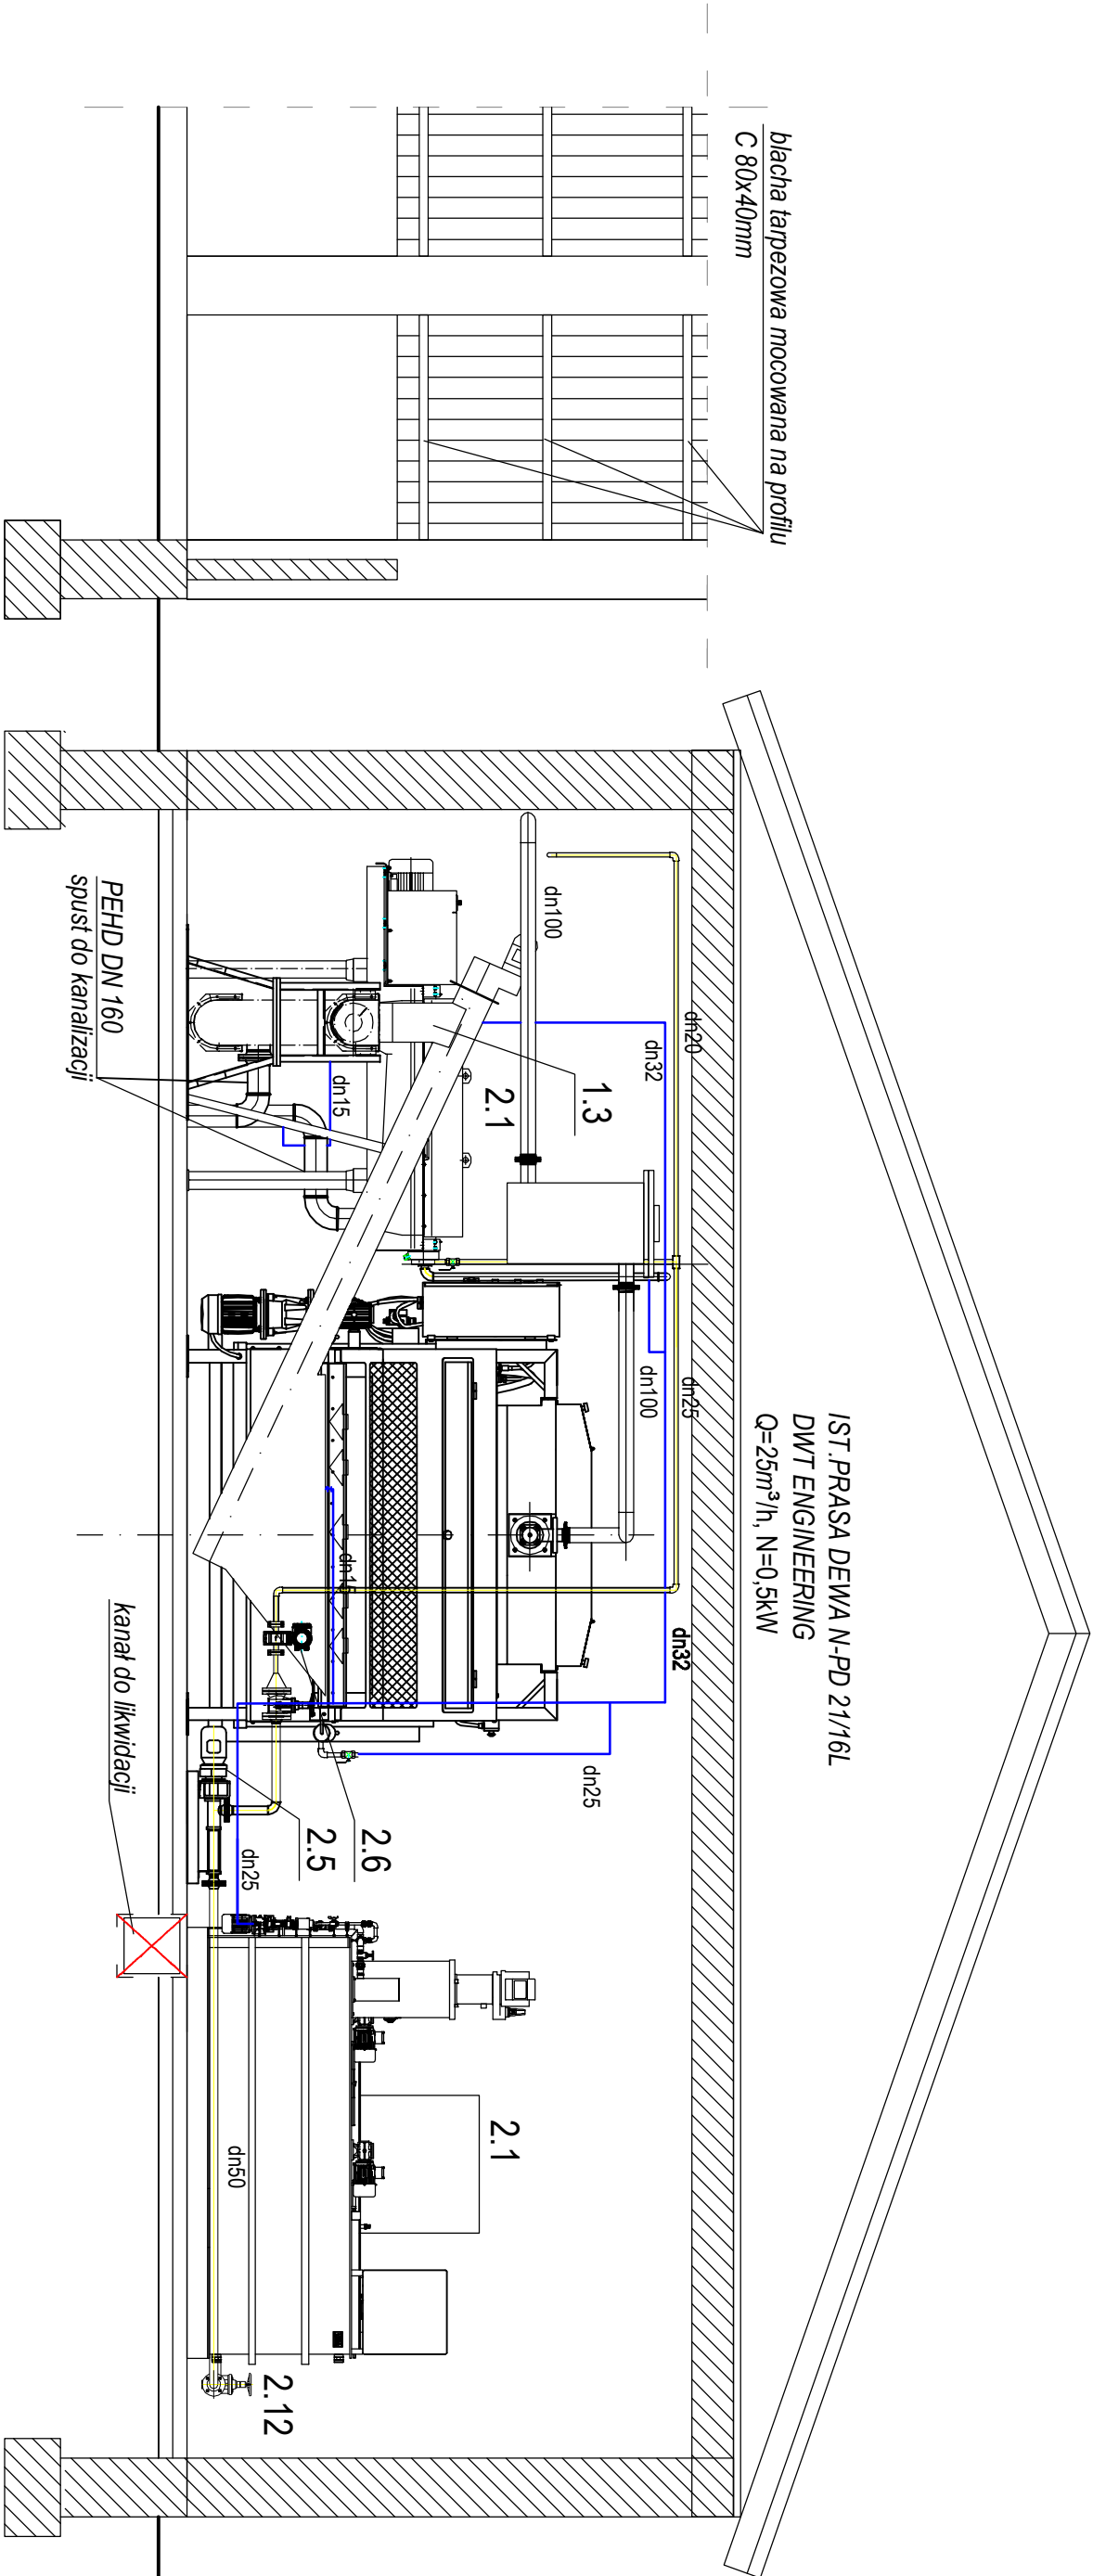

WYTYCZNE I UWAGI:

1. Instalację wykonać z rur PCV, PCV-U, PE, PP, PN 10.
2. Uszczelki do połączeń kohnierzowych powinny być wykonane z kauczuku etylenowo-propylenowego -IRHD 66-75 wg ISO46333.
3. Urządzenia mocować do fundamentu zgodnie z wytycznymi producenta.
4. W przypadku kolizji z istniejącym uzbrojeniem podziemnym dopuszcza się zmianę trasy przewodów przy zachowaniu wymagań technologicznychstawianych instalacji.
5. Instalację wewnętrzne natynkowe między urządzeniami wykonać na montażu po ich usytuowaniu.
6. Rurociągi technologiczne mocować za pośrednictwem podpór, wsporników i obejm- sposób ustalić w fazie montażu.
7. Zestawienie pozycji i materiałów podano w specyfikacji ,przedmiarze robót ujętej w części opisowej dokumentacji.

Inwestor:	Przedsiębiorstwo Gospodarki Komunalnej i Mieszkaniowej w Sandomierzu Sp. z o. o ul. Przemysłowa 12 27-600 Sandomierz			Nr Rys.
Temat:	Remont i modernizacja miejskiej oczyszczalni ścieków w Sandomierzu” - ETAP II			T-61-03
Nazwa rys.:	PRZEKRÓJ B-B			
Obiekt:	Faza: Projekt budowlany		Data: 03.2014	Skala: 1:50
Branża:	Funkcja	Imię i nazwisko:	Nr upr:	Podpis:
sanitarna	Projektant	mgr inż. Adam Szwed	PDK/0063/POOS/06	