


## Profil kolektora ścieków ze zbiornika buforowego

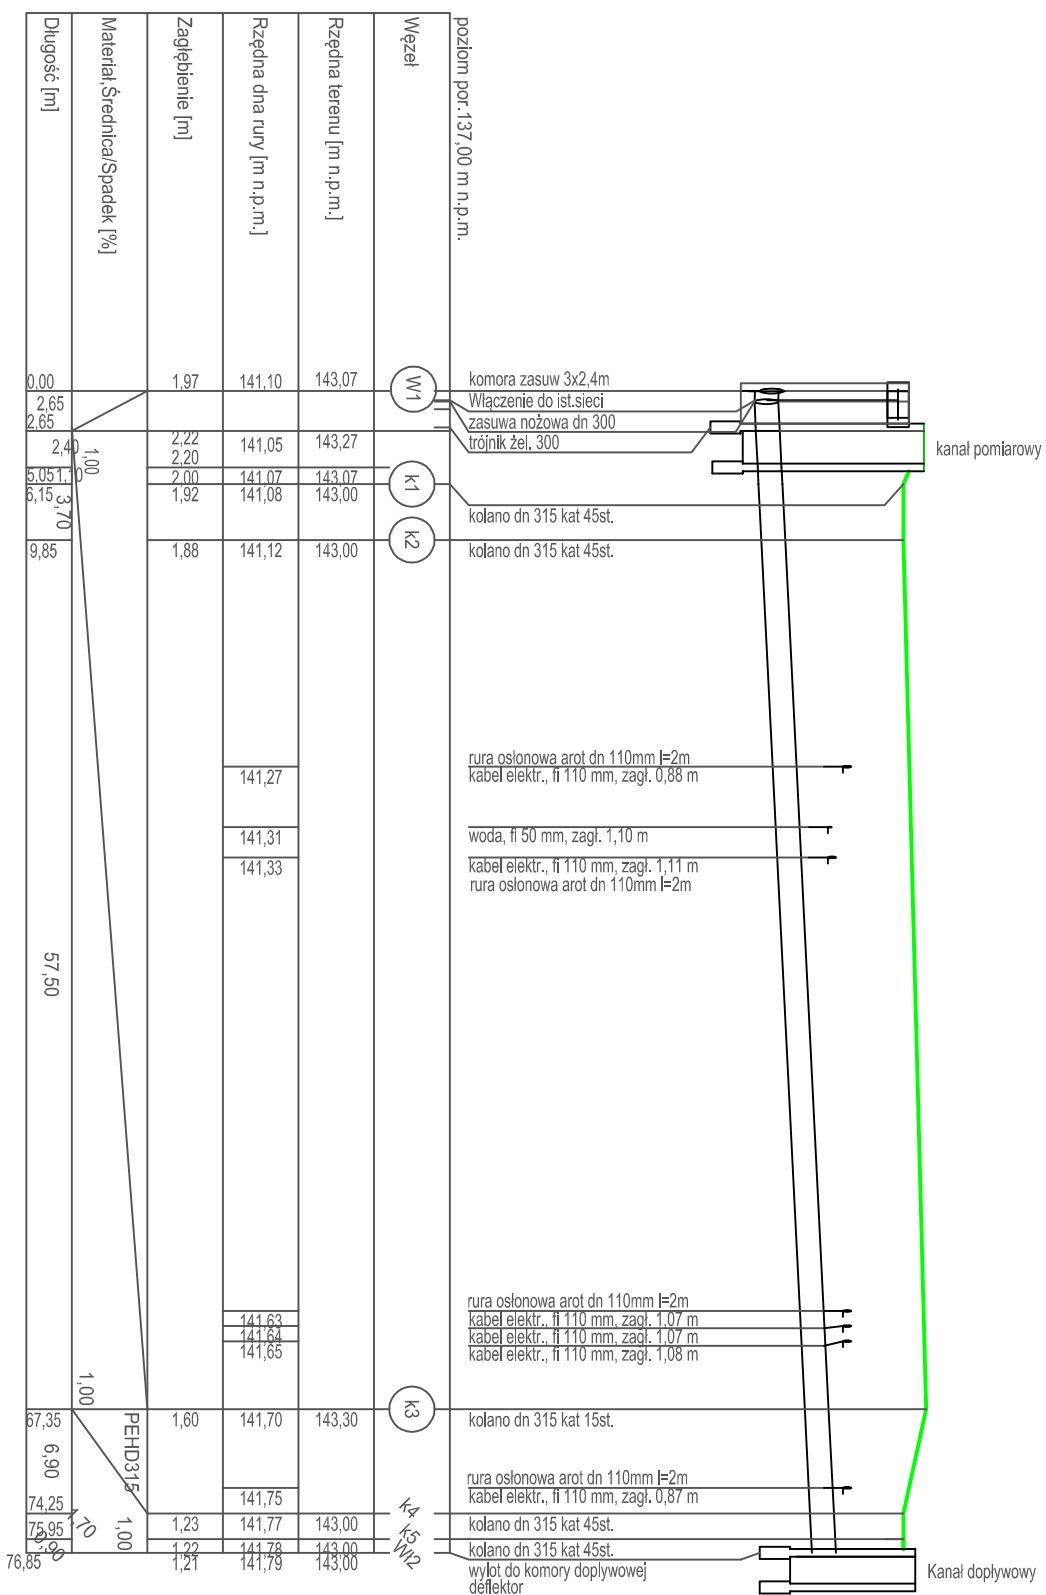

**UWAGA:**

1. Przed przystąpieniem do robót ziemnych należy zapoznać się z uzbrojeniem terenu
2. Roboty w skrzyżowaniu z kolizjami należy wykonywać ręcznie.
3. Po każdorazowym zruście ścieków kanał należy opóźnić przez otwarcie zasuw Z3 i Z22

Investor:	Przedsiębiorstwo Gospodarki Komunalnej i Mieszkaniowej w Sandomierzu Sp. z o. o ul. Przemysłowa 12 27-600 Sandomierz			Nr Rys.
Temat:	Modernizacja kolektora ścieków ze zbiornika buforowego			S-03
Nazwa rys.:	Profil kolektora ścieków ze zbiornika buforowego			
Obiekt:	Faza: projekt budowlany		Data: 11.2017	Skala: 1:100/500
Branża:	Funkcja	Imię i nazwisko:	Nr upr:	Podpis:
sanitarna	Projektant	mgr inż. Adam Szwed	PDK/0063/POOS/06	